

01 PLANO DE SUPERPOSICIÓN DE ZANJAS
 ESCALA: 1:1500




CONSULTORES
 CALCULO Y DISEÑO ESTRUCTURAL
 ARISTIDES DIAZ CODIA:19327
 DISEÑO INSTALACIONES SANITARIAS
 RAMON PICHARDO CODIA:14739
 DISEÑO INSTALACIONES ELÉCTRICAS
 NOE JOAQUIN CODIA:25771

ARQUITECTO
 MARÍA C. HERRERA CODIA 35837
 PROPIETARIO
BRAVO S.A.
 PRESIDENTE
RAFAEL MONESTINA

FECHA
 ESCALA
 INDICADA
 CLAVE
 CES

REVISION
 DIBUJO
 HOJA No.

CENTRO DE DISTRIBUCION DEL ESTE SUPERMERCADOS BRAVO
 CALLE LAS CAOBAS Y CALLE CAMINO DEL GASODUCTO, SECTOR LA CALETA, BOCA CHICA, R.D.
 TITULO:
PLANO GENERAL DE SUPERPOSICIÓN - SITE PLAN

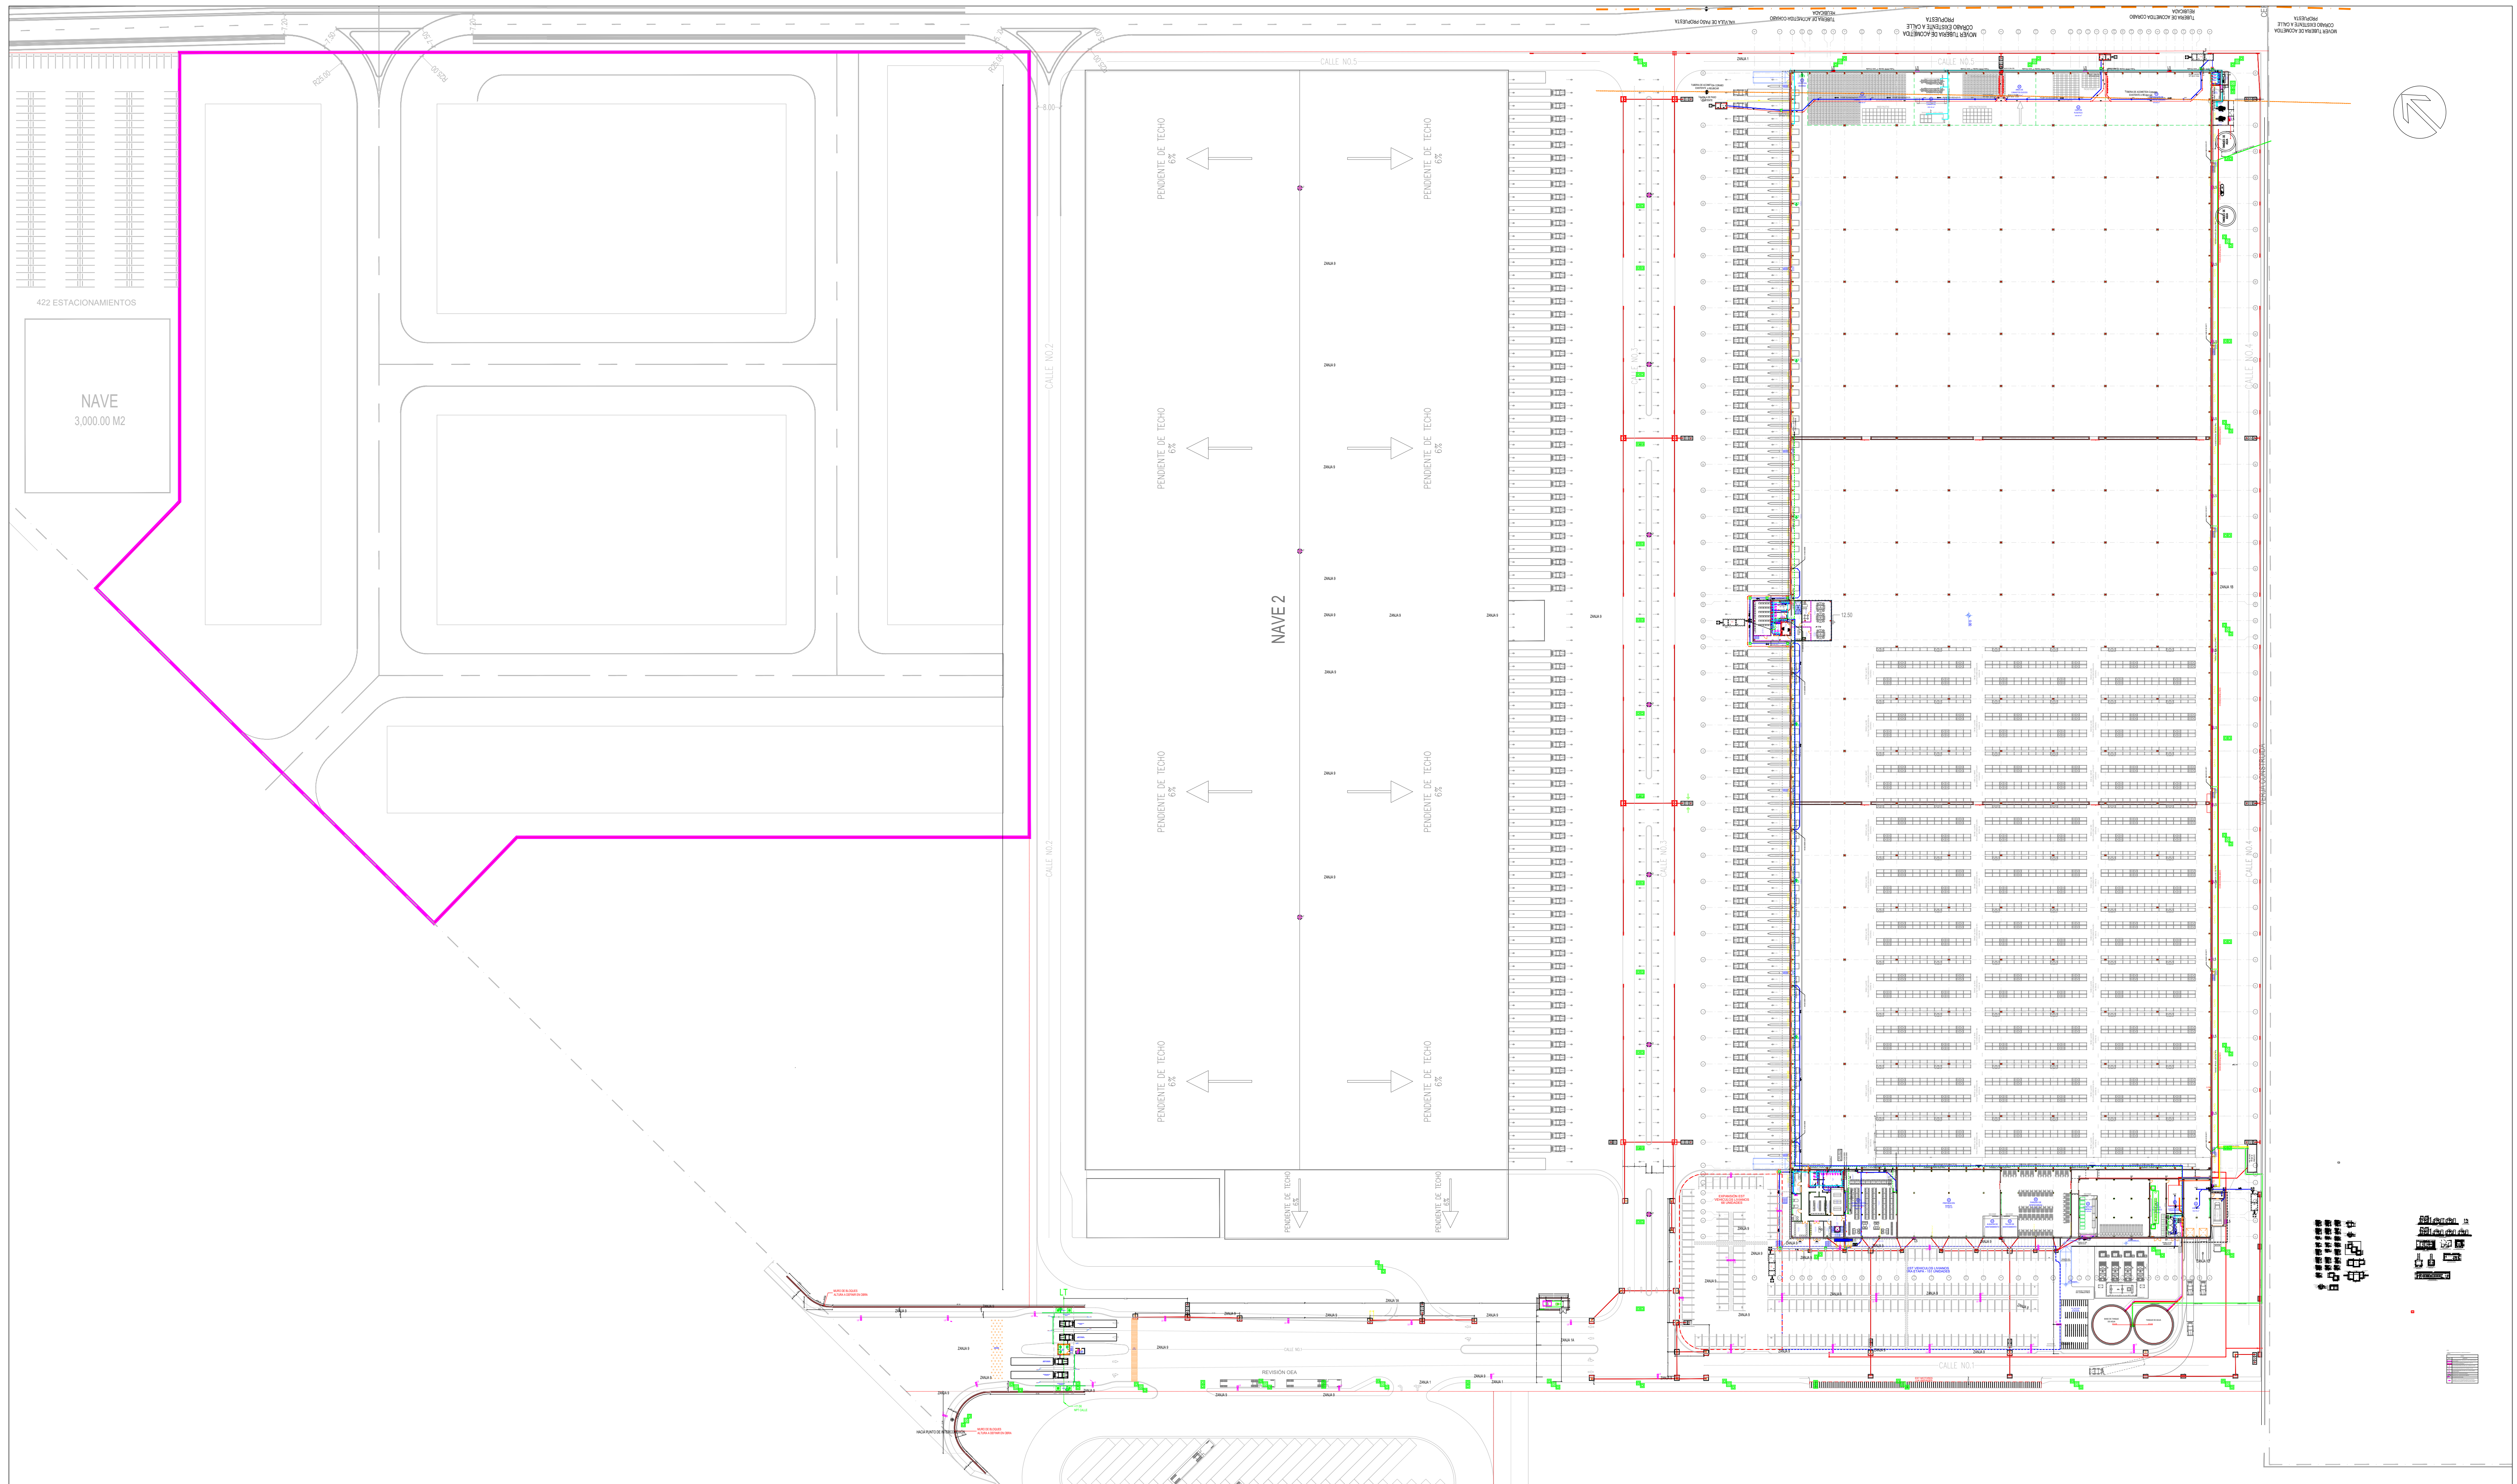

01 PLANO DE SUPERPOSICIÓN DE ZANJAS
ESCALA: 1:1500

bravo


CONSULTORES
CALCULO Y DISEÑO ESTRUCTURAL
ARISTIDES DIAZ CODIA:19327
DISEÑO INSTALACIONES SANITARIAS
RAMON PICHARDO CODIA:14739
DISEÑO INSTALACIONES ELÉCTRICAS
NOE JOAQUIN CODIA:25771

ARQUITECTO
MARÍA C. HERRERA CODIA 35837
PROPIETARIO
BRAVO S.A.
PRESIDENTE
RAFAEL MONESTINA


FECHA
ESCALA
INDICADA
CLAVE
CES

REVISION
DIBUJO
HOJA No.

CENTRO DE DISTRIBUCION DEL ESTE SUPERMERCADOS BRAVO
CALLE LAS CAOBAS Y CALLE CAMINO DEL GASODUCTO, SECTOR LA CALETA, BOCA CHICA, R.D.
TITULO:
PLANO GENERAL DE SUPERPOSICIÓN - SITE PLAN

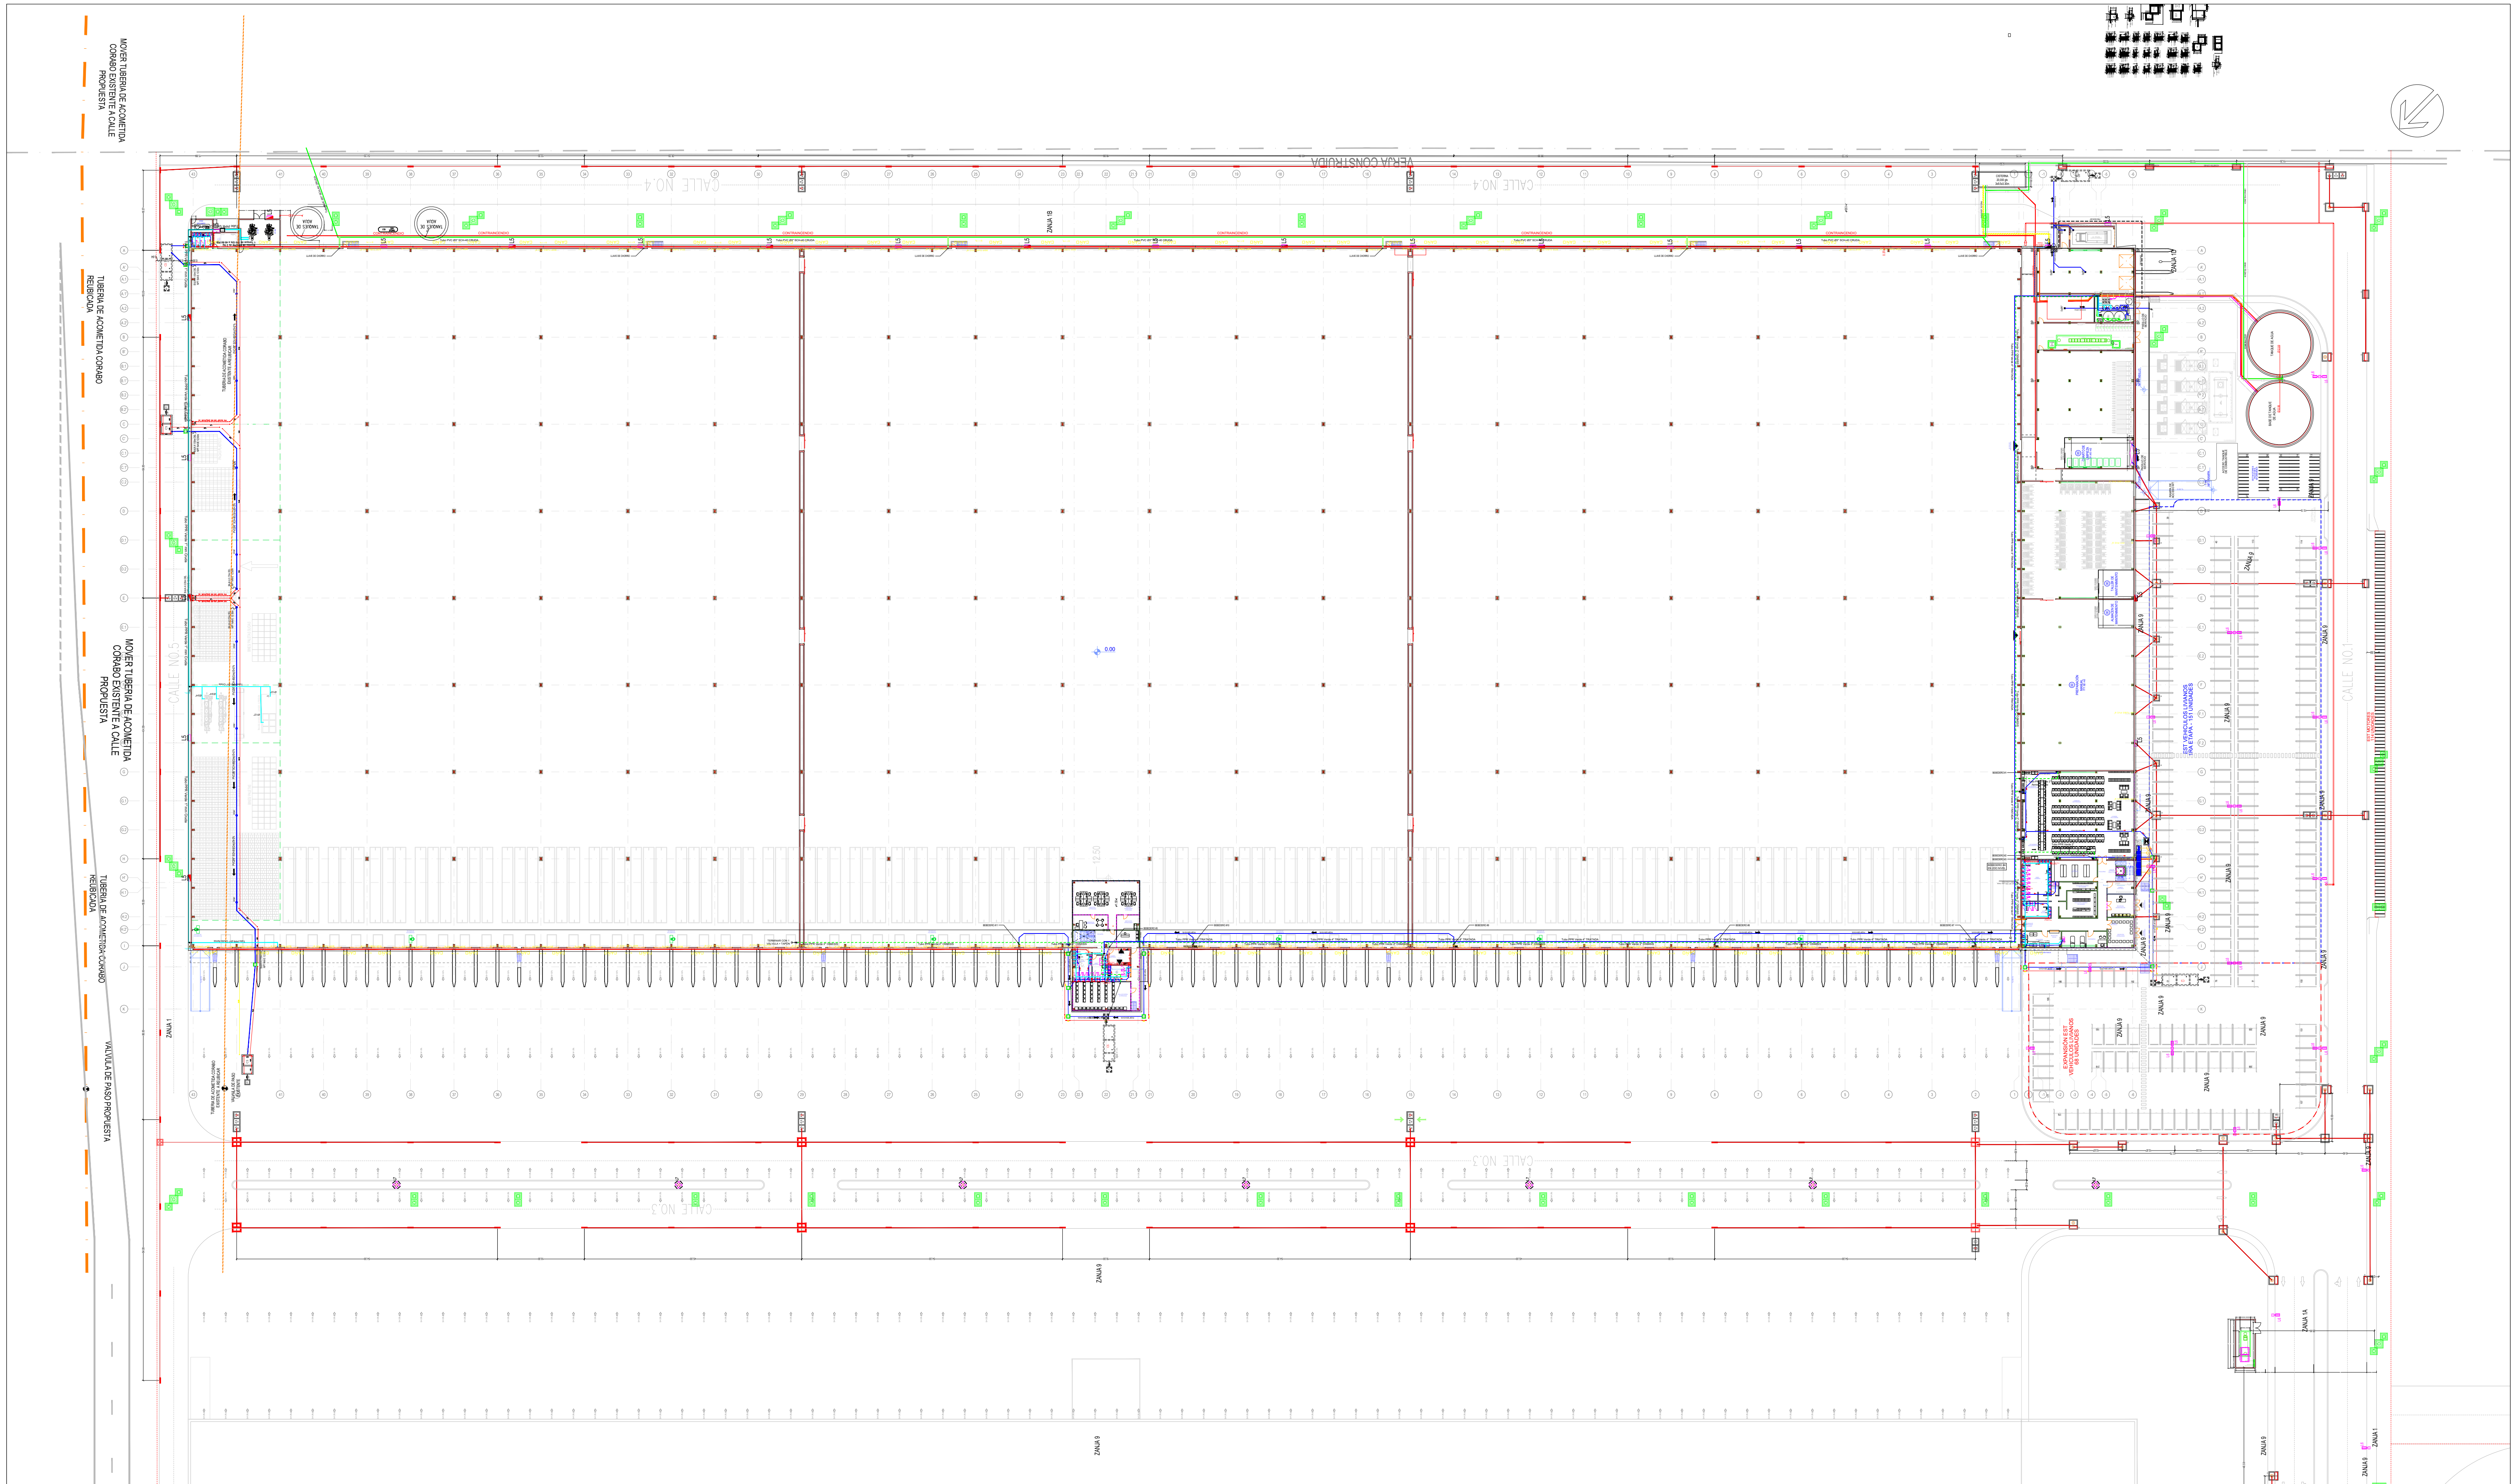

A-002 **01** PLANO DE SUPERPOSICIÓN - NAVE GENERAL
 ESCALA: 1:600

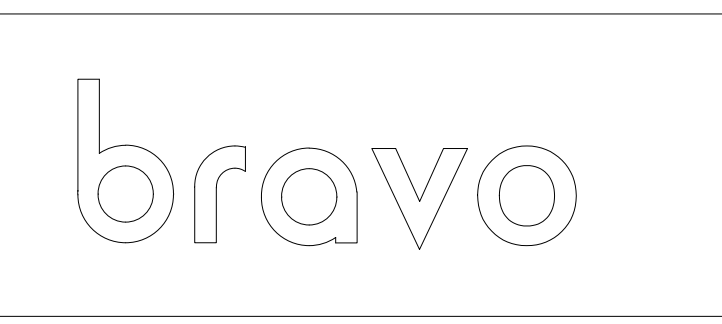


CONSULTORES	
CALCULO Y DISEÑO ESTRUCTURAL	ARQUITECTO
ARISTIDES DIAZ CODIA:19327	MARÍA C. HERRERA CODIA 35837
DISEÑO INSTALACIONES SANITARIAS	PROPIETARIO
RAMON PICHARDO CODIA:14739	BRAVO S.A.
DISEÑO INSTALACIONES ELÉCTRICAS	PRESIDENTE
NOE JOAQUIN CODIA:25771	RAFAEL MONESTINA


FECHA	REVISION
ESCALA INDICADA	DIBUJO
CLAVE CES	HOJA No. A.001

FECHA	REVISION
ESCALA INDICADA	DIBUJO
CLAVE CES	HOJA No. A.001

CENTRO DE DISTRIBUCIÓN DEL ESTE SUPERMERCADOS BRAVO
 CALLE LAS CAOBAS Y CALLE CAMINO DEL GASODUCTO, SECTOR LA CALETA, BOCA CHICA, R.D.
 TITULO:
PLANO GENERAL DE SUPERPOSICIÓN - NAVE GENERAL

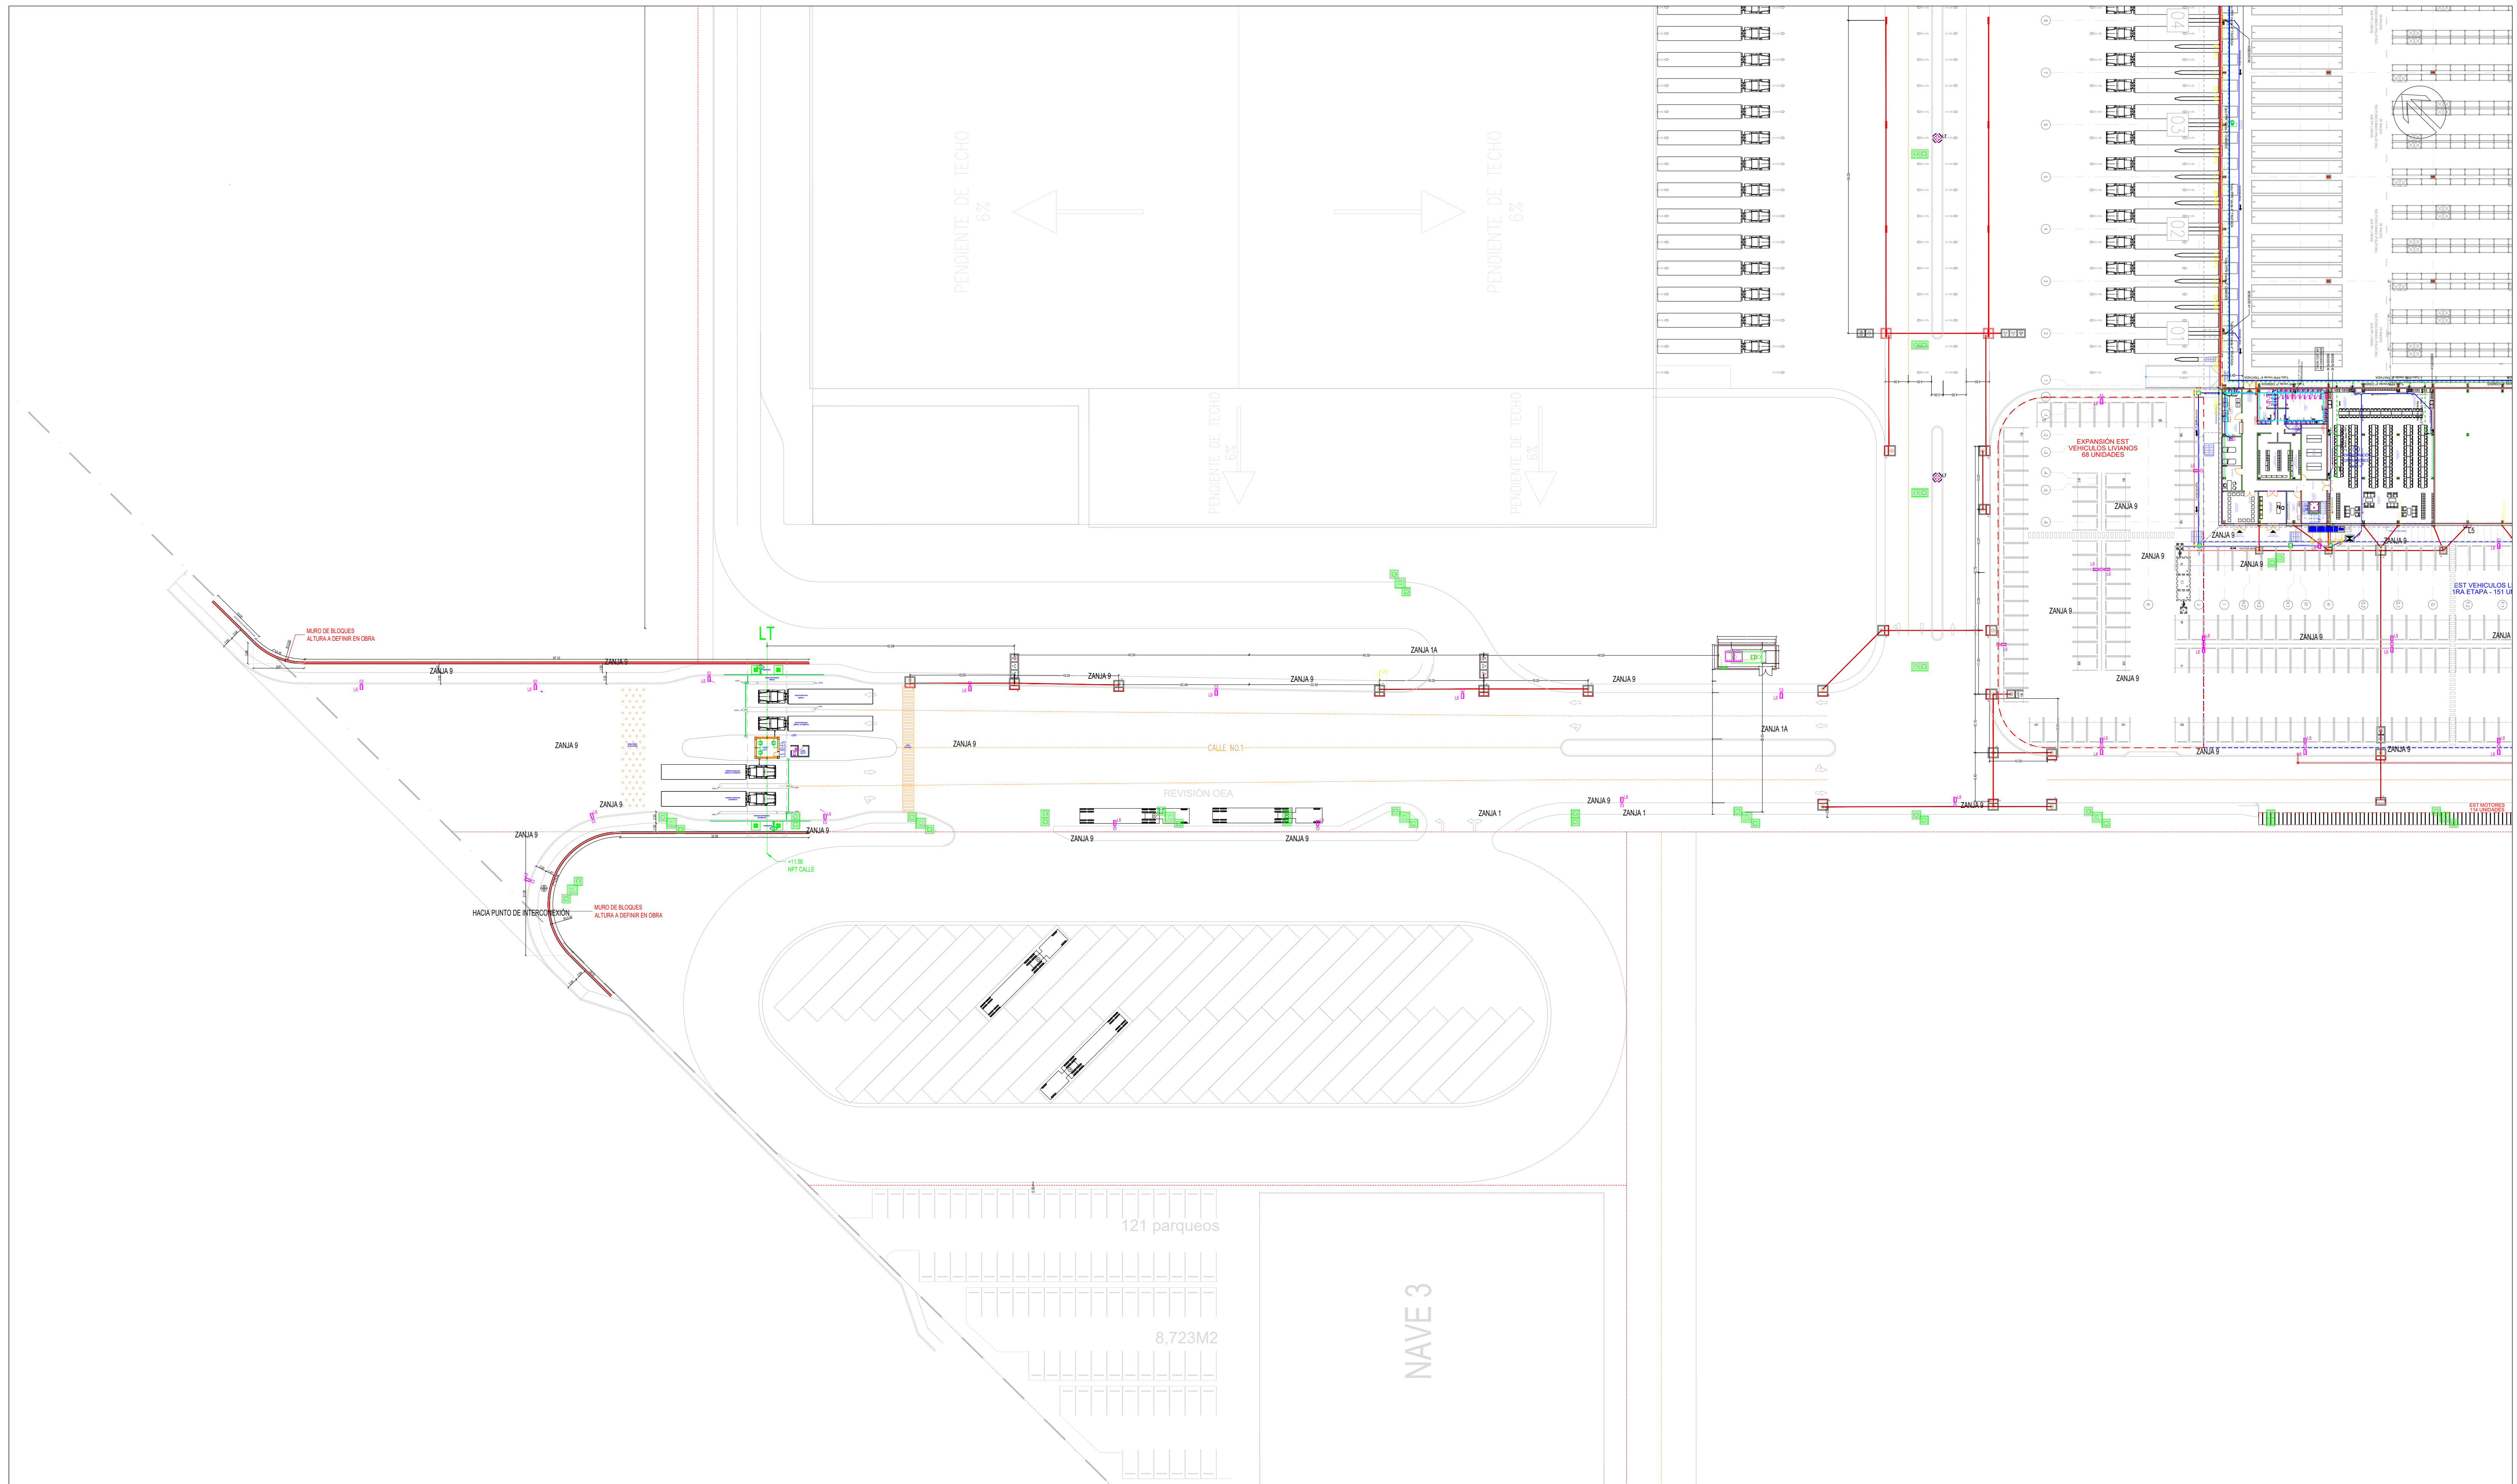

A-002 **01** PLANO DE SUPERPOSICIÓN - NAVE GENERAL
 ESCALA: 1:600

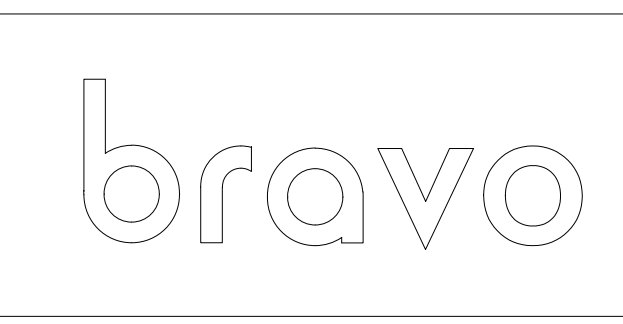

CONSULTORES	
CALCULO Y DISEÑO ESTRUCTURAL	ARQUITECTO
ARISTIDES DIAZ CODIA:19327	MARÍA C. HERRERA CODIA 35837
DISEÑO INSTALACIONES SANITARIAS	PROPIETARIO
RAMON PICHARDO CODIA:14739	BRAVO S.A.
DISEÑO INSTALACIONES ELÉCTRICAS	PRESIDENTE
NOE JOAQUIN CODIA:25771	RAFAEL MONESTINA

FECHA	REVISION
ESCALA INDICADA	DIBUJO
CLAVE CES	HOJA No. A.001

121 parqueos	8,723M2
NAVE 3	

CENTRO DE DISTRIBUCION DEL ESTE SUPERMERCADOS BRAVO
 CALLE LAS CAOABAS Y CALLE CAMINO DEL GASODUCTO, SECTOR LA CALETA, BOCA CHICA, R.D.
 TITULO:
PLANO GENERAL DE SUPERPOSICIÓN - ENTRADA PRINCIPAL CALLE 1